


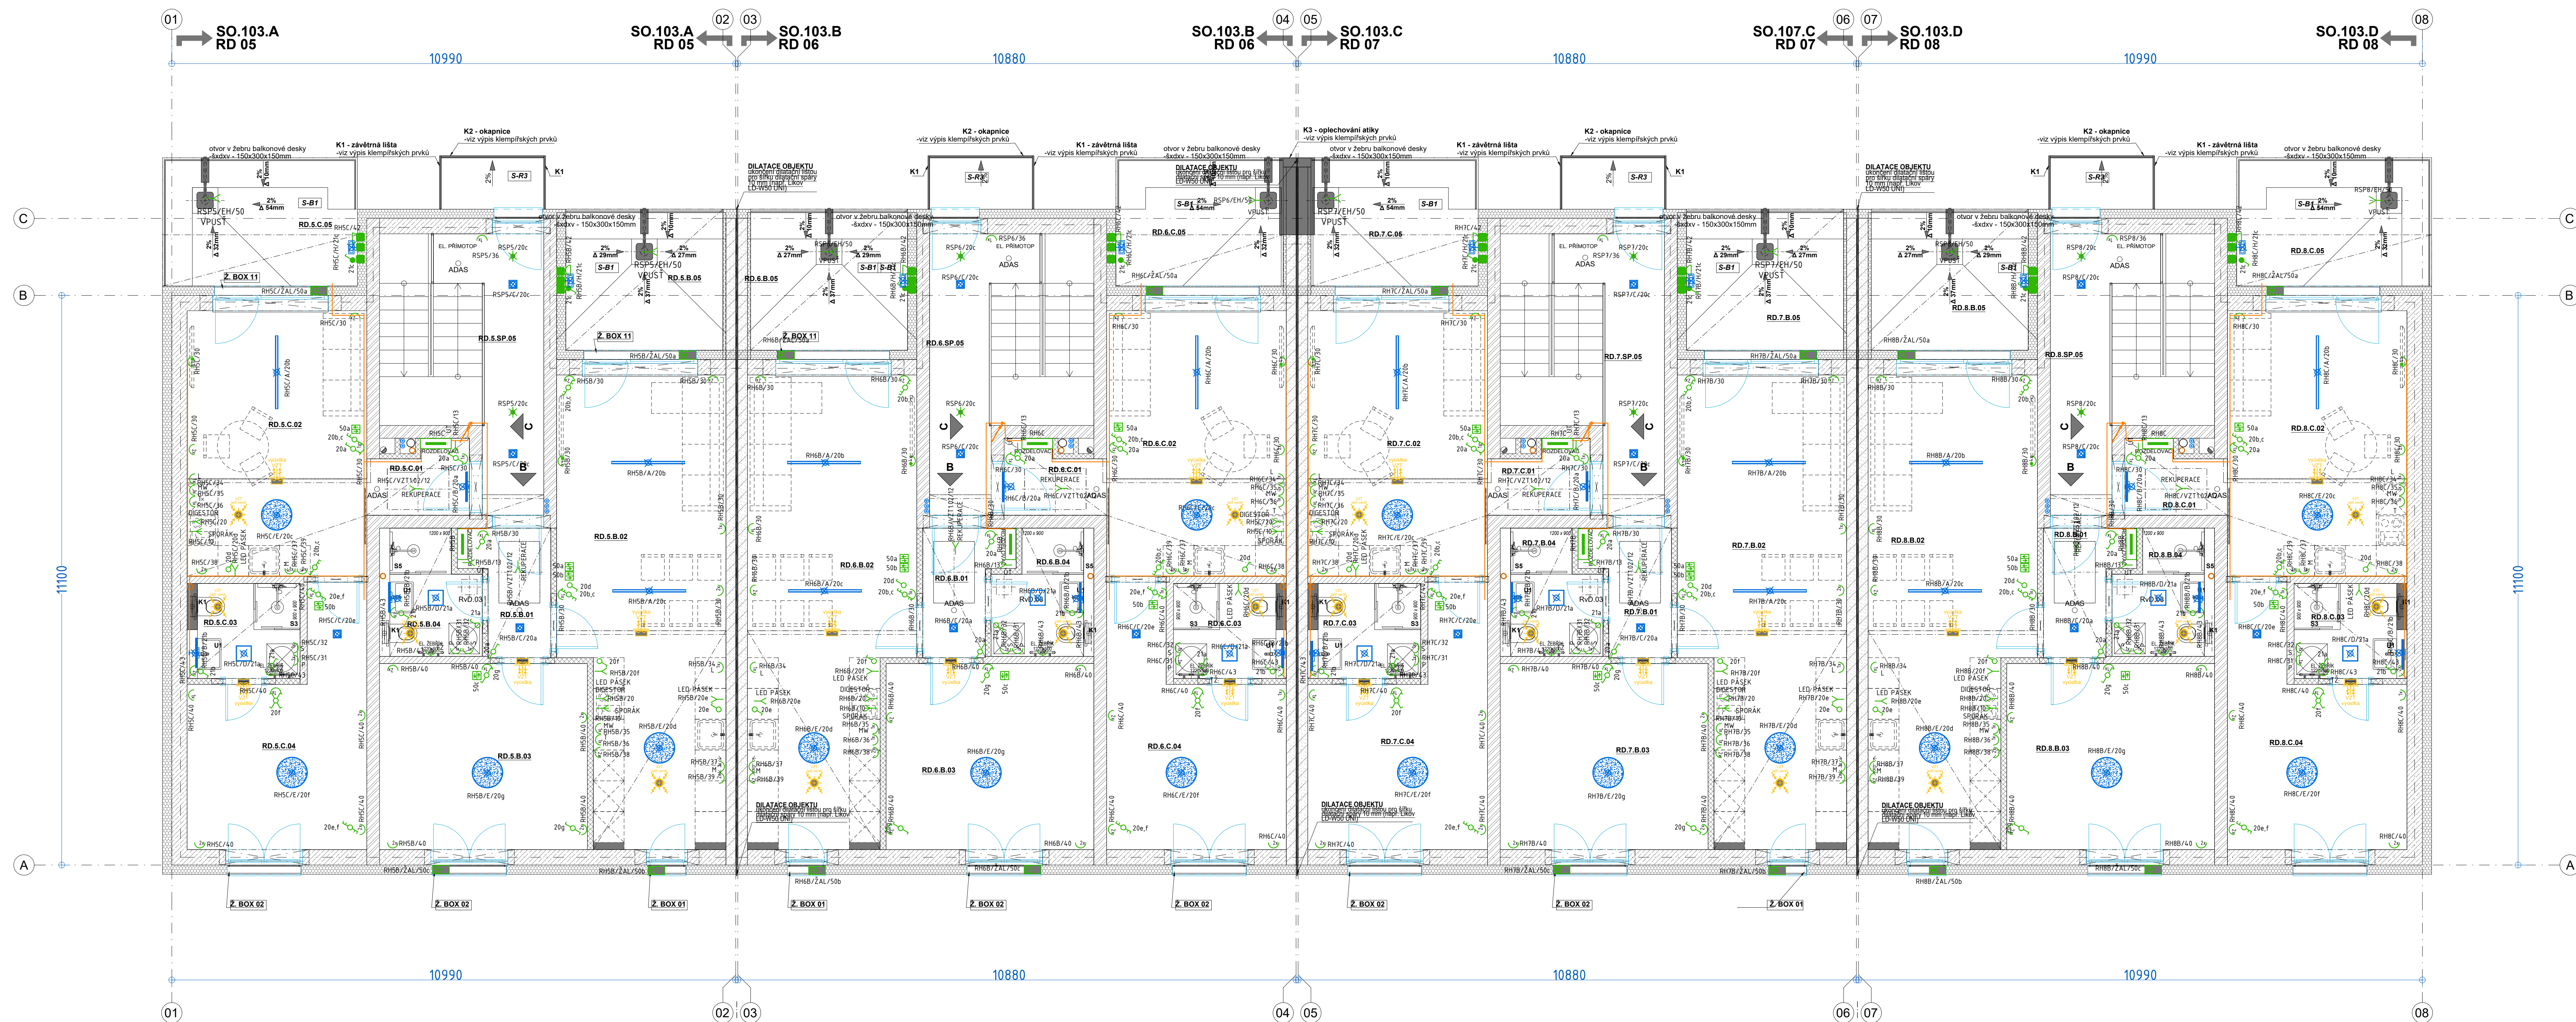

Ozn.	Název místnosti	Plocha [m ²]
RD.5.B - RD5 - BYT B		
RD.5.B.01	ZÁDĚVŘÍ	3,9
RD.5.B.02	HL. OBYTNÁ MÍSTNOST	28,0
RD.5.B.03	PRACOVNA	15,0
RD.5.B.04	WC	4,0
		50,9 m ²
RD.5.C - RD5 - BYT C		
RD.5.C.01	ZÁDĚVŘÍ	2,6
RD.5.C.02	HL. OBYTNÁ MÍSTNOST	18,2
RD.5.C.03	WC	4,0
RD.5.C.04	PRACOVNA	13,9
		38,7 m ²
RD.5.SP - RD5 - SPOLEČNÉ PROS		
RD.5.SP.05	CHODBA	7,7
		7,7 m ²
RD.5.T - RD5 - TERASY		
RD.5.B.05	TERASA	8,8
RD.5.C.05	TERASA	9,9
		18,7 m ²
RD.6.B - RD6 - BYT B		
RD.6.B.01	ZÁDĚVŘÍ	3,9
RD.6.B.02	HL. OBYTNÁ MÍSTNOST	28,0
RD.6.B.03	PRACOVNA	15,0
RD.6.B.04	WC	4,0
		50,9 m ²
RD.6.C - RD6 - BYT C		
RD.6.C.01	ZÁDĚVŘÍ	2,6
RD.6.C.02	HL. OBYTNÁ MÍSTNOST	18,2
RD.6.C.03	WC	4,0
RD.6.C.04	PRACOVNA	14,0
		38,7 m ²
RD.6.SP - RD6 - SPOLEČNÉ PROS		
RD.6.SP.05	CHODBA	7,7
		7,7 m ²
RD.6.T - RD6 - TERASY		
RD.6.B.05	TERASA	8,8
RD.6.C.05	TERASA	8,5
		17,4 m ²

RD.7.B - RD7 - BYT B		
RD.7.B.01	ZÁDVEŘÍ	3,9
RD.7.B.02	HL. OBYTNÁ MÍSTNOST	28,0
RD.7.B.03	PRACOVNA	15,0
RD.7.B.04	WC	4,0

RD.7.C - RD7 - BYT C		
RD.7.C.01	ZÁDVEŘÍ	2,6
RD.7.C.02	HL. OBYTNÁ MÍSTNOST	18,1
RD.7.C.03	WC	4,0
RD.7.C.04	PRACOVNA	14,0

RD.7.SP - RD7 - SPOLEČNÉ PROSTORY		
RD.7.SP.05	CHODBA	7,7
		7,7 m ²

RD.7.T - RD7 - TERASY		
RD.7.B.05	TERASA	8,8
RD.7.C.05	TERASA	8,5

RD.8.B - RD8 - BYT B		17,4 m²
RD.8.B.01	ZÁDVEŘÍ	3,9
	UL. OBÝTNÁ	

RD.8.B.03	PRACOVNA	15,0
RD.8.B.04	WC	4,0

RD.8.C.01	ZÁDVEŘÍ	2,6
RD.8.C.02	HL. OBYTNÁ MÍSTNOST	18,1

RD.8.C.03	WC	4,0
RD.8.C.04	PRACOVNA	14,0
		38,7 m ²

RD.8.SP.05	CHODBA	7,7
		7,7 m ²
RD.8.T - RD8 - TERASY		

RD.8.B.05	TERASA	8,8
RD.8.C.05	TERASA	9,9
		18,7 m ²

± 0,000 = 316,250 m n. m.
VÝŠKOVÝ SYSTÉM - B.p.v.
Projektový počátek stanoven čistou podlahou v 1.NP

VERKA S I		REVIZE - DATUM REVIZE -	OBJEKT :	AUTORIZAČNÍ RAZÍTKO
ŽÁVZVY PROJEKTU				
INVESTOR				
ELIER				STUPEŇ DPS Stupeň dokumentace pro provádění stavby Stupeň projektu Stupeň výkresu DATUM 02/2025 MĚŘÍTKO 1:50 ČÍSLO VÝKRESU D.1.2.5-04
PŘÍP. PROJEKTANT				
PRÁCOVÁL				
TO				
LUBOR	D.1.2.5 - TPS SILNOPROUD			
PŘÍP. PROJEKTANT SOUBORU				
PRÁCOVÁL				
ELIER				
ŽÁVZVY VÝKRESU				
D.1.2.5-04 - PŮDORYS 2.NP				

- | | |
|---|--|
|  | STANDARD ZÁŠUVKA A VYPÍNAČ LEGRAND VALENA LIFE - BÍLÁ BARVA |
|  | VÝVOD ŽSV POD NAPÁJENÍ SVÍTLIDLA |
|  | VENKOVNÍ ČÍLO TEPLÝTO DODÁVKA ÚT, SILNOPROUD ZAJISTÍ PROPAGOVÁNÍ S KOTLEM |
|  | TERMOSTAT 230V/1A, IP54, POD STŘEŠNÍ VPUSITĚ, SEPÍNUTÍ ÚD -5°C DO +5°C |
|  | NÁSTĚNNÉ POHYBOVÉ ČÍLO 230V/10A, IP43 |
|  | VYPÍNAČ POD OMÍTKU, 230V/10A, IP20, RÁŽENÍ 1 |
|  | VYPÍNAČ POD OMÍTKU, 230V/10A, IP20, RÁŽENÍ 5+6 |
|  | VYPÍNAČ POD OMÍTKU, 230V/10A, IP20, RÁŽENÍ 6 |
|  | VYPÍNAČ POD OMÍTKU, 230V/10A, IP20, RÁŽENÍ 7 |
|  | VYPÍNAČ POD OMÍTKU, 230V/10A, IP43, RÁŽENÍ 1 |
|  | STROPNÍ POHYBOVÉ ČÍLO 230V/10A, IP20 |
|  | ŽALUZIOVÝ OVLÁDÁČ IP20 |
|  | NAPÁJENÍ ŽALUZIOVÉHO POHONU 230V |
|  | EL. KRABICE DO ZATEPLĚNÉ FASÁDY |
|  | ZÁŠUVKA 230V/16A (IP-N-PEL), POD OMÍTKU |
|  | DVOJZÁŠUVKA 230V/16A (IP-N-PEL), POD OMÍTKU VE SPOLÉNNÉM RÁMEČKU |
|  | ZÁŠUVKA 230V/16A (IP-N-PEL), POD OMÍTKU, IP44 |
|  | ČTYŘZÁŠUVKA 230V/16A (IP-N-PEL), POD OMÍTKU VE SPOLÉNNÉM RÁMEČKU S PŘEPŮTOVOU OCHRANOU |
|  | DOPLNĚNÉ POSPOJOVÁNÍ VODEČEM CY4 |
|  | VOLNÝ VÝVOD 230V |
|  | VOLNÝ VÝVOD 400V |
|  | KABELOVÁ TRASA NN |
|  | ROZVÁDĚČ NN |

- ## POZNAMKY
1. ELEKTROINSTALACE PROVEDENA:
- SILNOPROUD KABELY CYKY V PODLAZE V CHRÁNĚNÝCH S MIN. STŘEDNÍ MECHANICKOU ODOLNOST
 - KABELY KE SVÍTLIDLŮM NA PŘÍCHYTKÁCH NA STŘEPĚ NAD PODHEMDEM
 - SVISLÉ ROZVODY POD ODMÍTKOU VE ZDVU
2. VÝŠKA VYPÍNAČŮ 1,2 m OD PODLAHY, ZÁSUVEK 0,25 m, V KUCHYŇSKÉ LENCE 12-13 m, PRO MÝČKU A LEDNÍK 0,4 m VE ŠKŘÍŤNÍ PŘÍSTĚPNĚ.
3. ROZMÍSTĚNÍ EL. VÝVODŮ V KUCHYŇI KOORDINOVAT S PROJEKTEM KUCHYŇE
4. OCHRÁNĚ POSUPOVÁNÍ V KOUPELNĚCH A SPRACÍCH PROVĚST VODĚM CYČ
5. KABELY PŘED BETONÁŽÍ PODLAHY CHRÁNIT PROTI MECHANICKÉMU POŠKOZENÍ

OCHRANNÁ OPATŘENÍ PRO ZAJIŠTĚNÍ BEZPEČNOSTI - OCHRANA PŘED ÚRAZEM
ELEKTRICKÝM PROUDEM DLE CSN 33 2000-4-41 ED3:

- 4112 POŽADAVKY NA ZÁKLADNÍ OCHRANU (PŘED DOTYKEM ŽIVÝCH ČÁSTÍ)
IZOLACÍ, PŘEPÁŽKY NEBO KRYTY
- 4113 POŽADAVKY NA OCHRANU PŘI PORUŠĚ (PŘED DOTYKEM NEŽIVÝCH ČÁSTÍ)
4113.1 OCHRANNÉ UZEMĚNÍ A OCHRANNÉ POSPOJOVÁNÍ
4113.2 AUTOMATICKÉ ODPOJENÍ V PŘÍPADĚ PORUCHY
4113.3 DOPLNKOVÁ OCHRANA - PROUDOVÝ CHRANÍČ

ROZVODNÁ SOUSTAVA:
STŘÍDAVÁ SÍŤ: 3/N/PE AC 400